


1 Planta Baixa
esc. 1/75

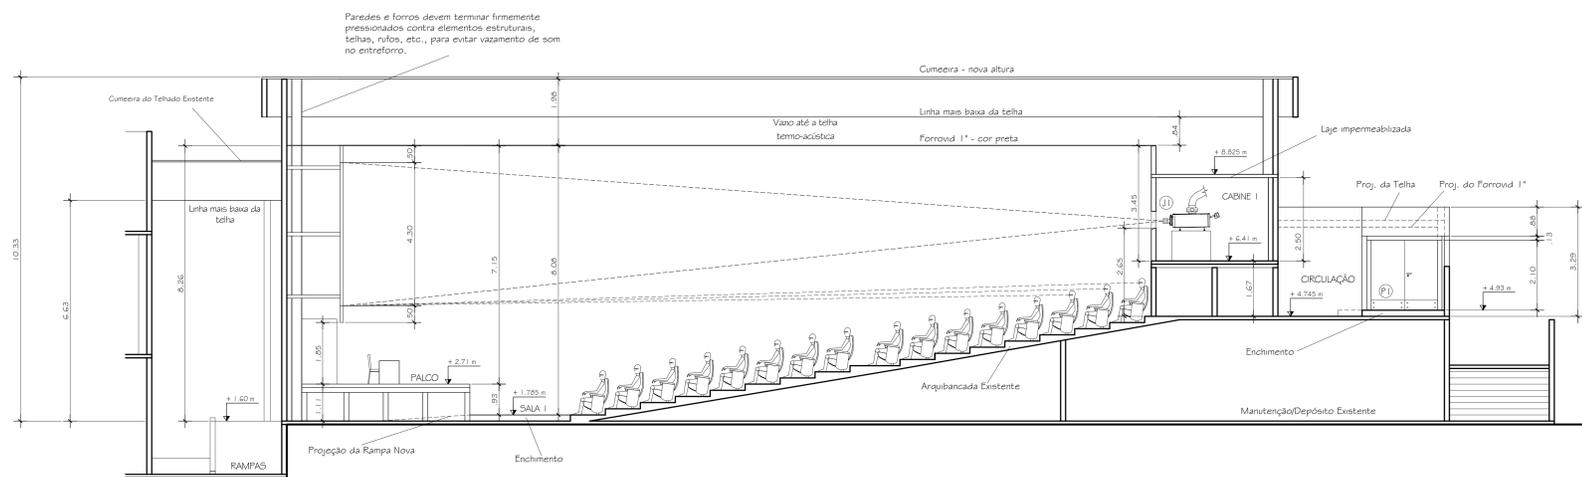

2 Corte BB
esc. 1/75

ARQUITETURA			
PROJ. ARQ.	PROJ. INT.	PROJ. EXT.	PROJ. PAV.
ARQUITETO	PROJ. ARQ.	PROJ. INT.	PROJ. EXT.

DISCÇÃO ESQUADRIAS				
L	H	Esp.	PORTAS	
P1	2.00	2.10	6 cm	MADERA COM FORMICA - TRATAMENTO ACÚSTICO, TRAVA ANTIFÂNICO, MAÇANETA, CHAVE E MOLA.
P2	2.00	2.10	6 cm	MADERA COM FORMICA - TRATAMENTO ACÚSTICO, TRAVA ANTIFÂNICO, MAÇANETA, CHAVE E MOLA.
P3	0.80	2.10	5 cm	MADERA COM FORMICA - MAÇANETA E CHAVE.
P4	0.90	2.10	5 cm	MADERA COM FORMICA - MAÇANETA E CHAVE.
P5	0.90	2.10	5 cm	MÉTALICA CORTA FOGO - MAÇANETA E CHAVE.
P6	0.80	2.10	5 cm	MADERA COM FORMICA - TRATAMENTO ACÚSTICO, MAÇANETA, CHAVE E MOLA.

JANELAS				
L	H	Pestilo	JANELAS	
J1			Ver com responsável por som e imagem.	
J2	4.12	0.50	2.50	Alumínio perfilado com tinta eletrolítica, de comer - uma bandeira - vidro espelhado.
J3	3.93	0.50	2.50	Alumínio perfilado com tinta eletrolítica, de abrir para fora - vidro espelhado.

- NOTAS
- As medidas são dadas em metro.
 - As Caldeiras além de refrigeradas, deverão receber preparação para a eventualidade de aquecimento.
 - Para o novo Cinema, considerar instalação de ar condicionado: Foyer, Sala, Genérica, CIP e Cabines.
 - Todas as luminárias das Salas de Projeção serão controladas via Genérica e das Caldeiras. E as luvas de manutenção somente da Genérica.
 - A partir do Q2 da Genérica, os outros Quadros e pontos serão energizados (Q2) da Bomboneira e independentes.
 - Os cabos de dados se comunicarão através de fibra óptica com os pontos eletrônicos pelas Salas de Projeção.
 - Os cabos de rede serão instalados em dutos para até 6 cabos.
 - Em todas as escadas, deverão ser arrebancadas das Salas e rampas, serão realizadas guarda-corpo de tubo de ferro 2" - pintado.
 - As instalações elétricas, de lógica e telefoninterfona são aparentes. Atenção à distribuição de tubos e caixas de ferro pintado.
 - O aterramento das Caldeiras são separados de outros e exclusivos.
 - Casas de Máquinas de Ar Condicionado - tratamento acústico nas paredes com chapas de Cinzeiro 4" fixadas com buchas, anilhas e parafusos.
 - Todas as Caldeiras de 56 cm - exceto na penúltima fileira da Sala 2 em que há 4 caldeiras de 53 cm.

REVISÕES			
Nº	DATA	DISCÇÃO	FEITO

PREFEITURA M. DE SANTO ANTÔNIO DE PÁDUA
2 Salas de Cinema - 384 Lugares.
 Estrada Pádua-Pirapetinga Km 3 - Glória - Santo Antônio de Pádua/RJ.

CÓDIGO EMPREENDIMENTO: _____
 PLANILHA Nº: **02**
 ESCALA: 1/75
 DATA: 04/08/2020
 DESENHO: _____

Projeto de Arquitetura para uma Loja destinada a Exibição Cinematográfica com Bomboneira.
 PLANTA BAIXA - Nivel Sala 1 e CORTE BB.